




引込装柱参考図

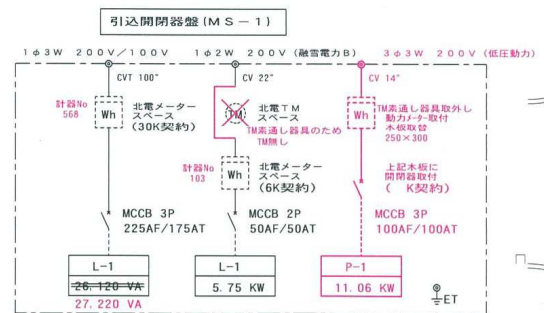

開閉器盤 (P-1)

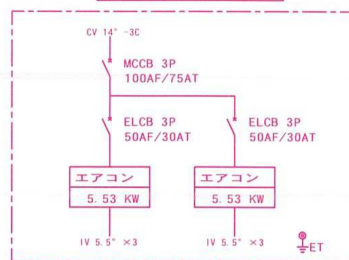

市道北西3丁目通線

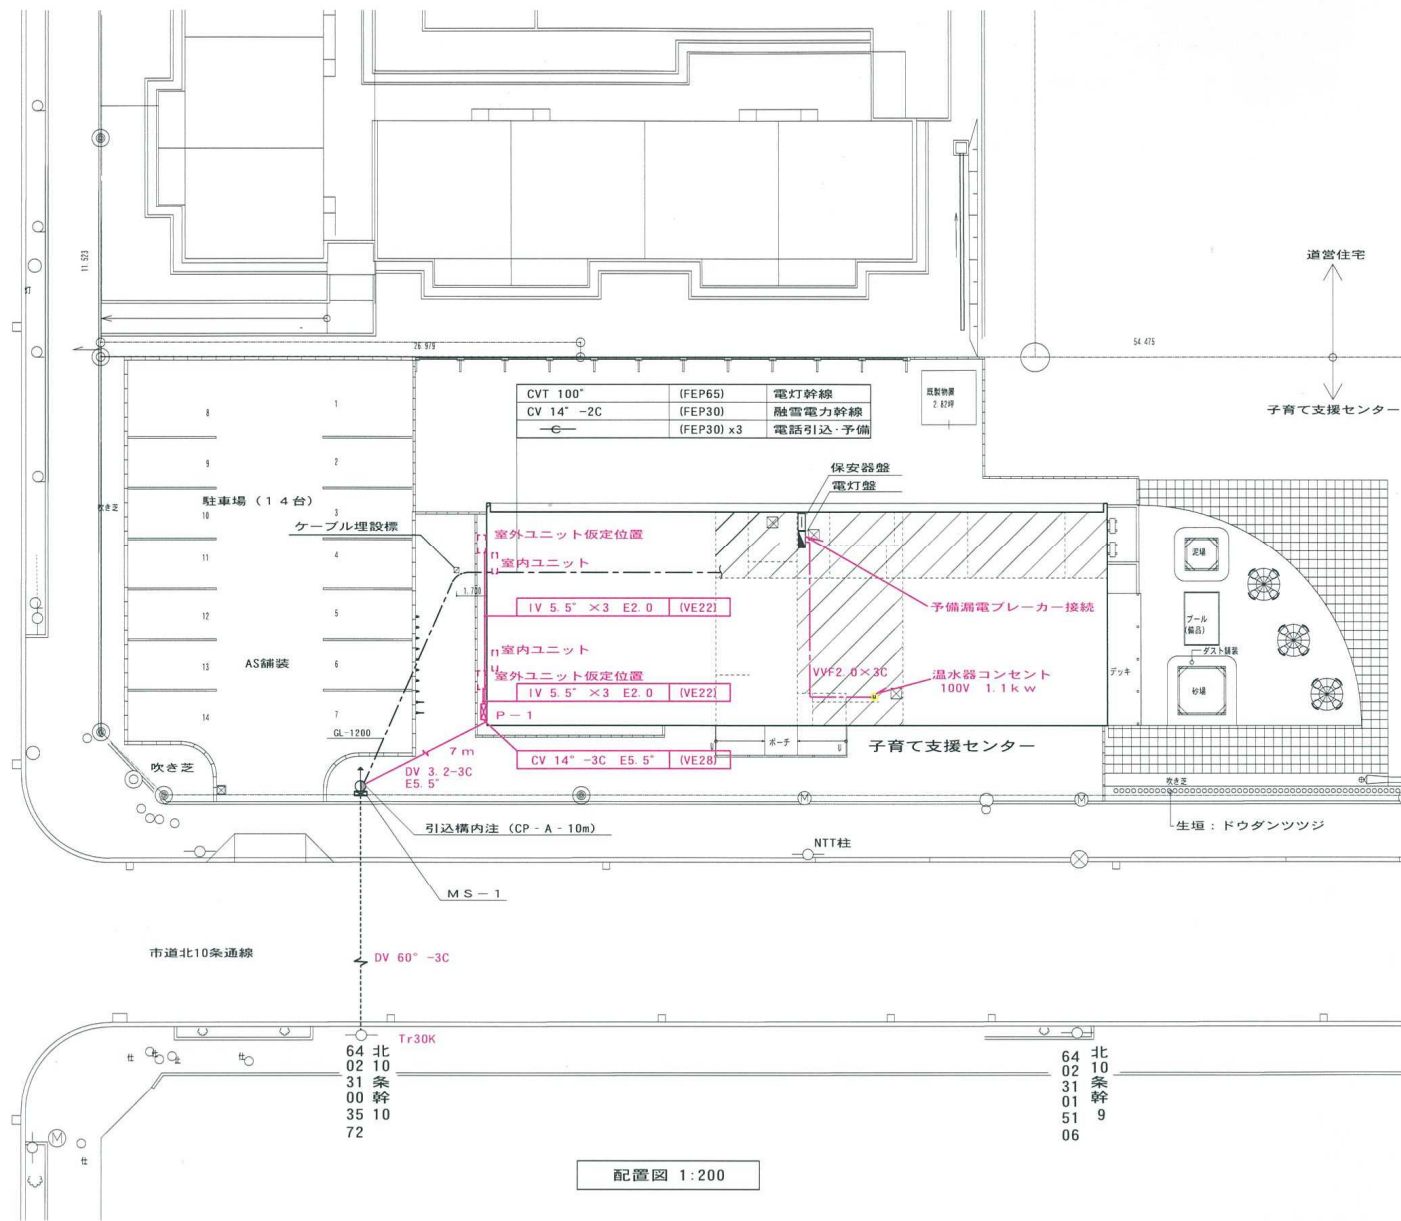

工事名	網走市子育て支援センター新築電気設備工事		
図面名	縮尺	承諾	検図 製図
冷房電源設備配線図 構内幹線配管配線図 手洗い給湯電源配線図	1/200		田中
株式会社 成田電機	施工図	NO. 1	