



横断管渠・流末処理詳細図(1)


平面図 S=1:100

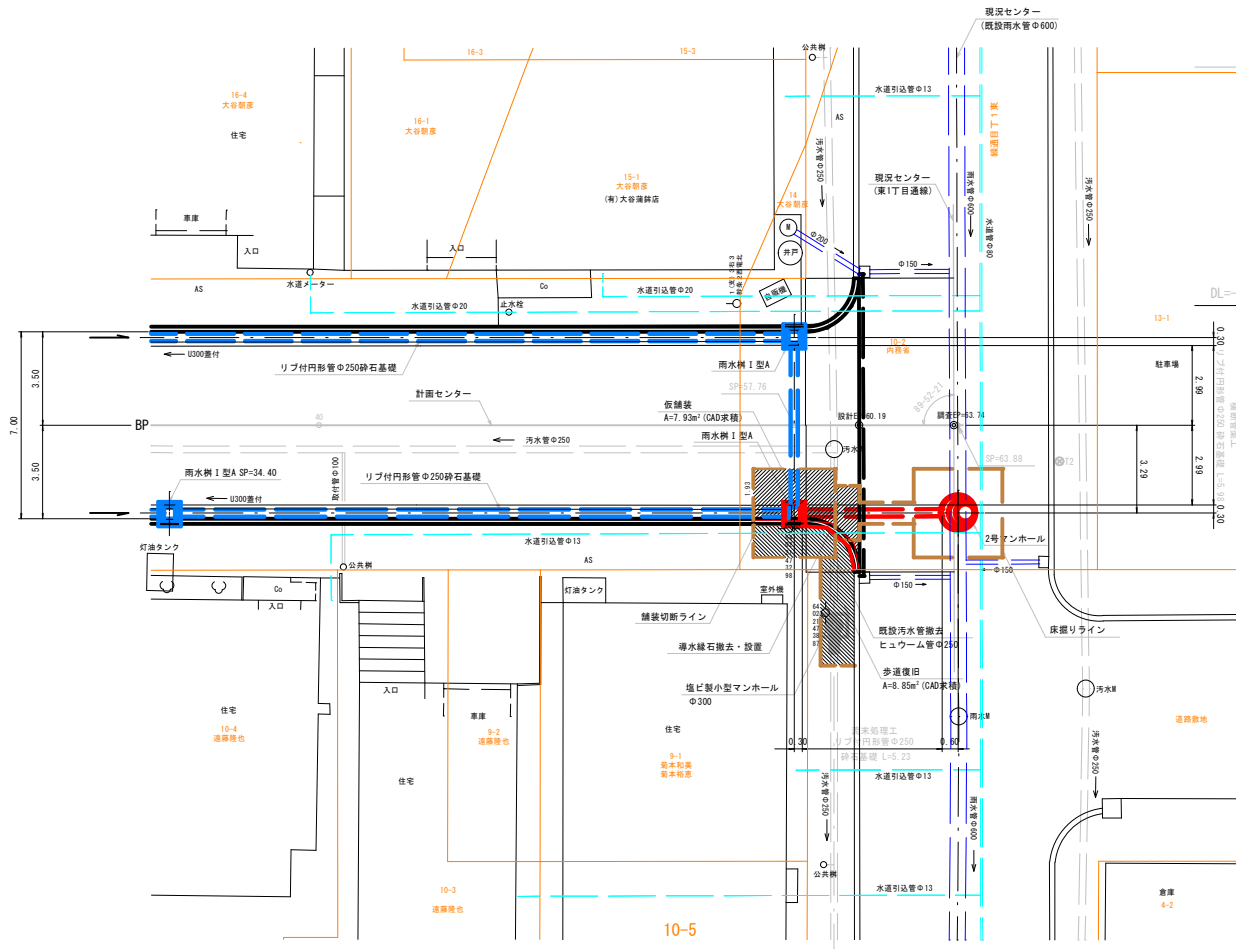

横断管渠工側面図 S=1:50

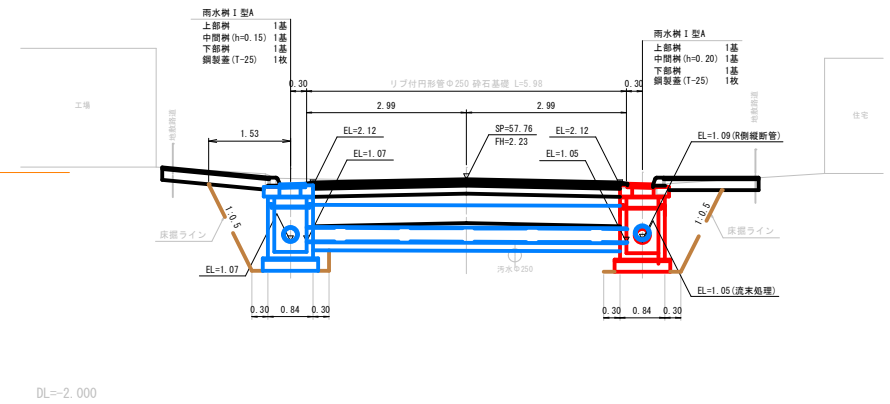

流末処理工側面図 S=1:50

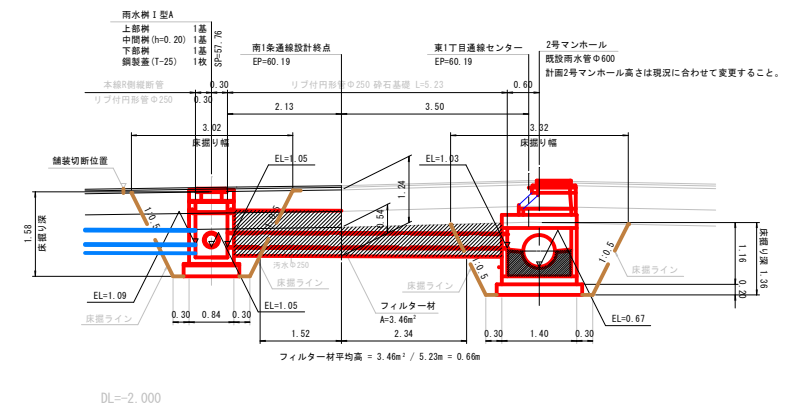

年度	令和7年度
路線名	南1条通線
工事名	南1条通線詳細設計委託
図面名	横断管渠・流末処理詳細図(1)
縮尺	図示 図面番号 0/00
設計年月	令和7年8月29日
設計者名	サン技術コンサルタント株式会社
網走市役所	