

北海道開発コンサルタント株式会社

1 建設コンサルタント (石) 2 号
建設コンサルタント 登録番号 105 号
1 級建設士 登録 杉山 隆夫

49 年

月

日

無 査 出 制 同

工 事 名

糸 名 池

図 面 名

平面図

縮 尺

1:400

図 番

1/4

網走市総合体育館新築工事

平面図


縮尺

1:400


図番

1/4


X9

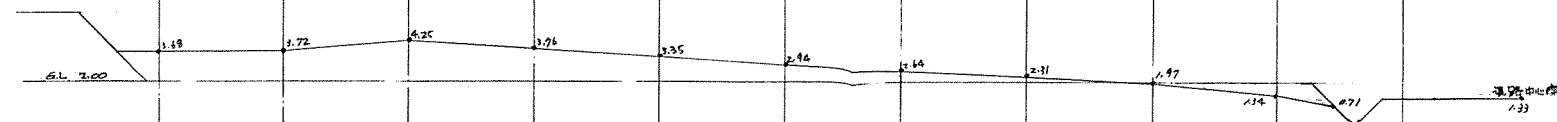


X10

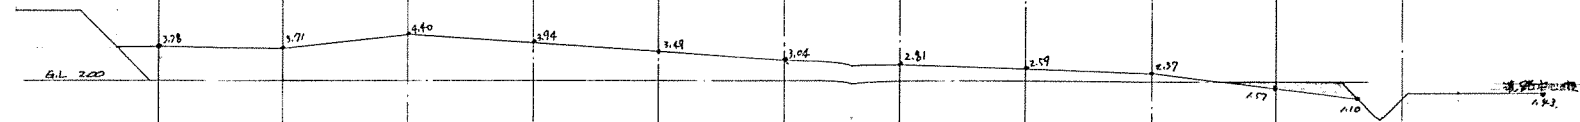


X11

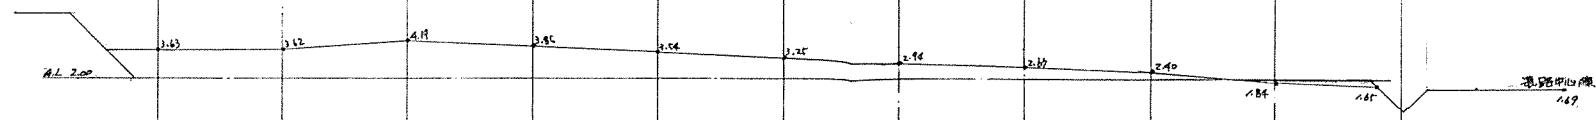


X12

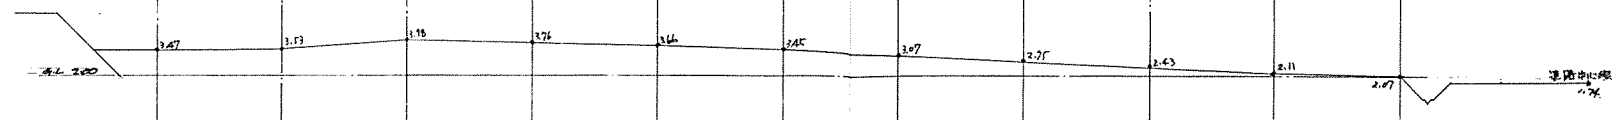


X13

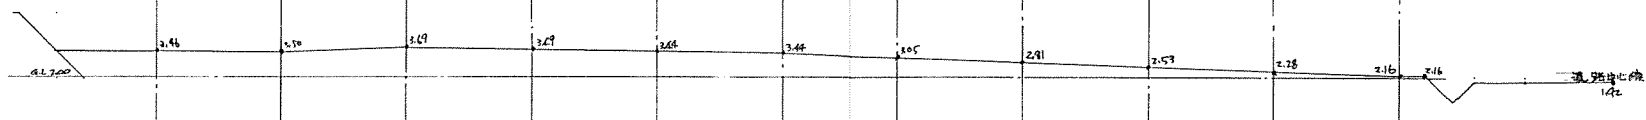



X14

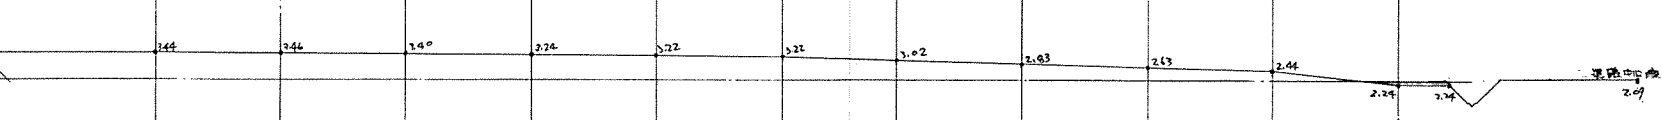

X15

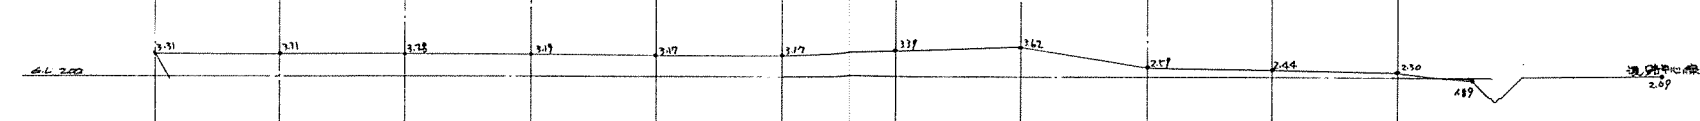

X16

 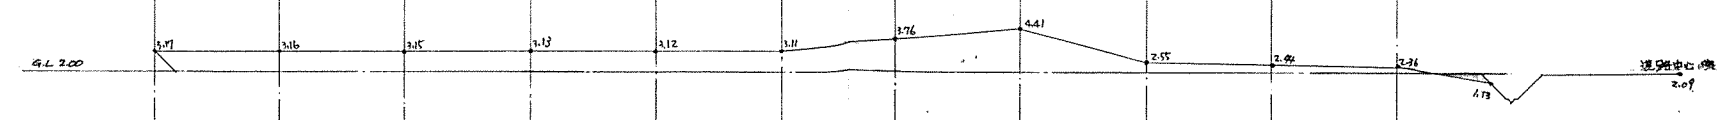

盛土部分

北海道開発コンサルタント株式会社

1級建築士事務所(石)2号
建設コンサルタント登録
1級建築士登録

49年 月 日

照会担当 製図

工事名

網走市総合体育館新築工事

参考図


図面名

断面図 - 2


縮尺
1:200
1:300

図番
3/4

コンサルⅡ型(建築)

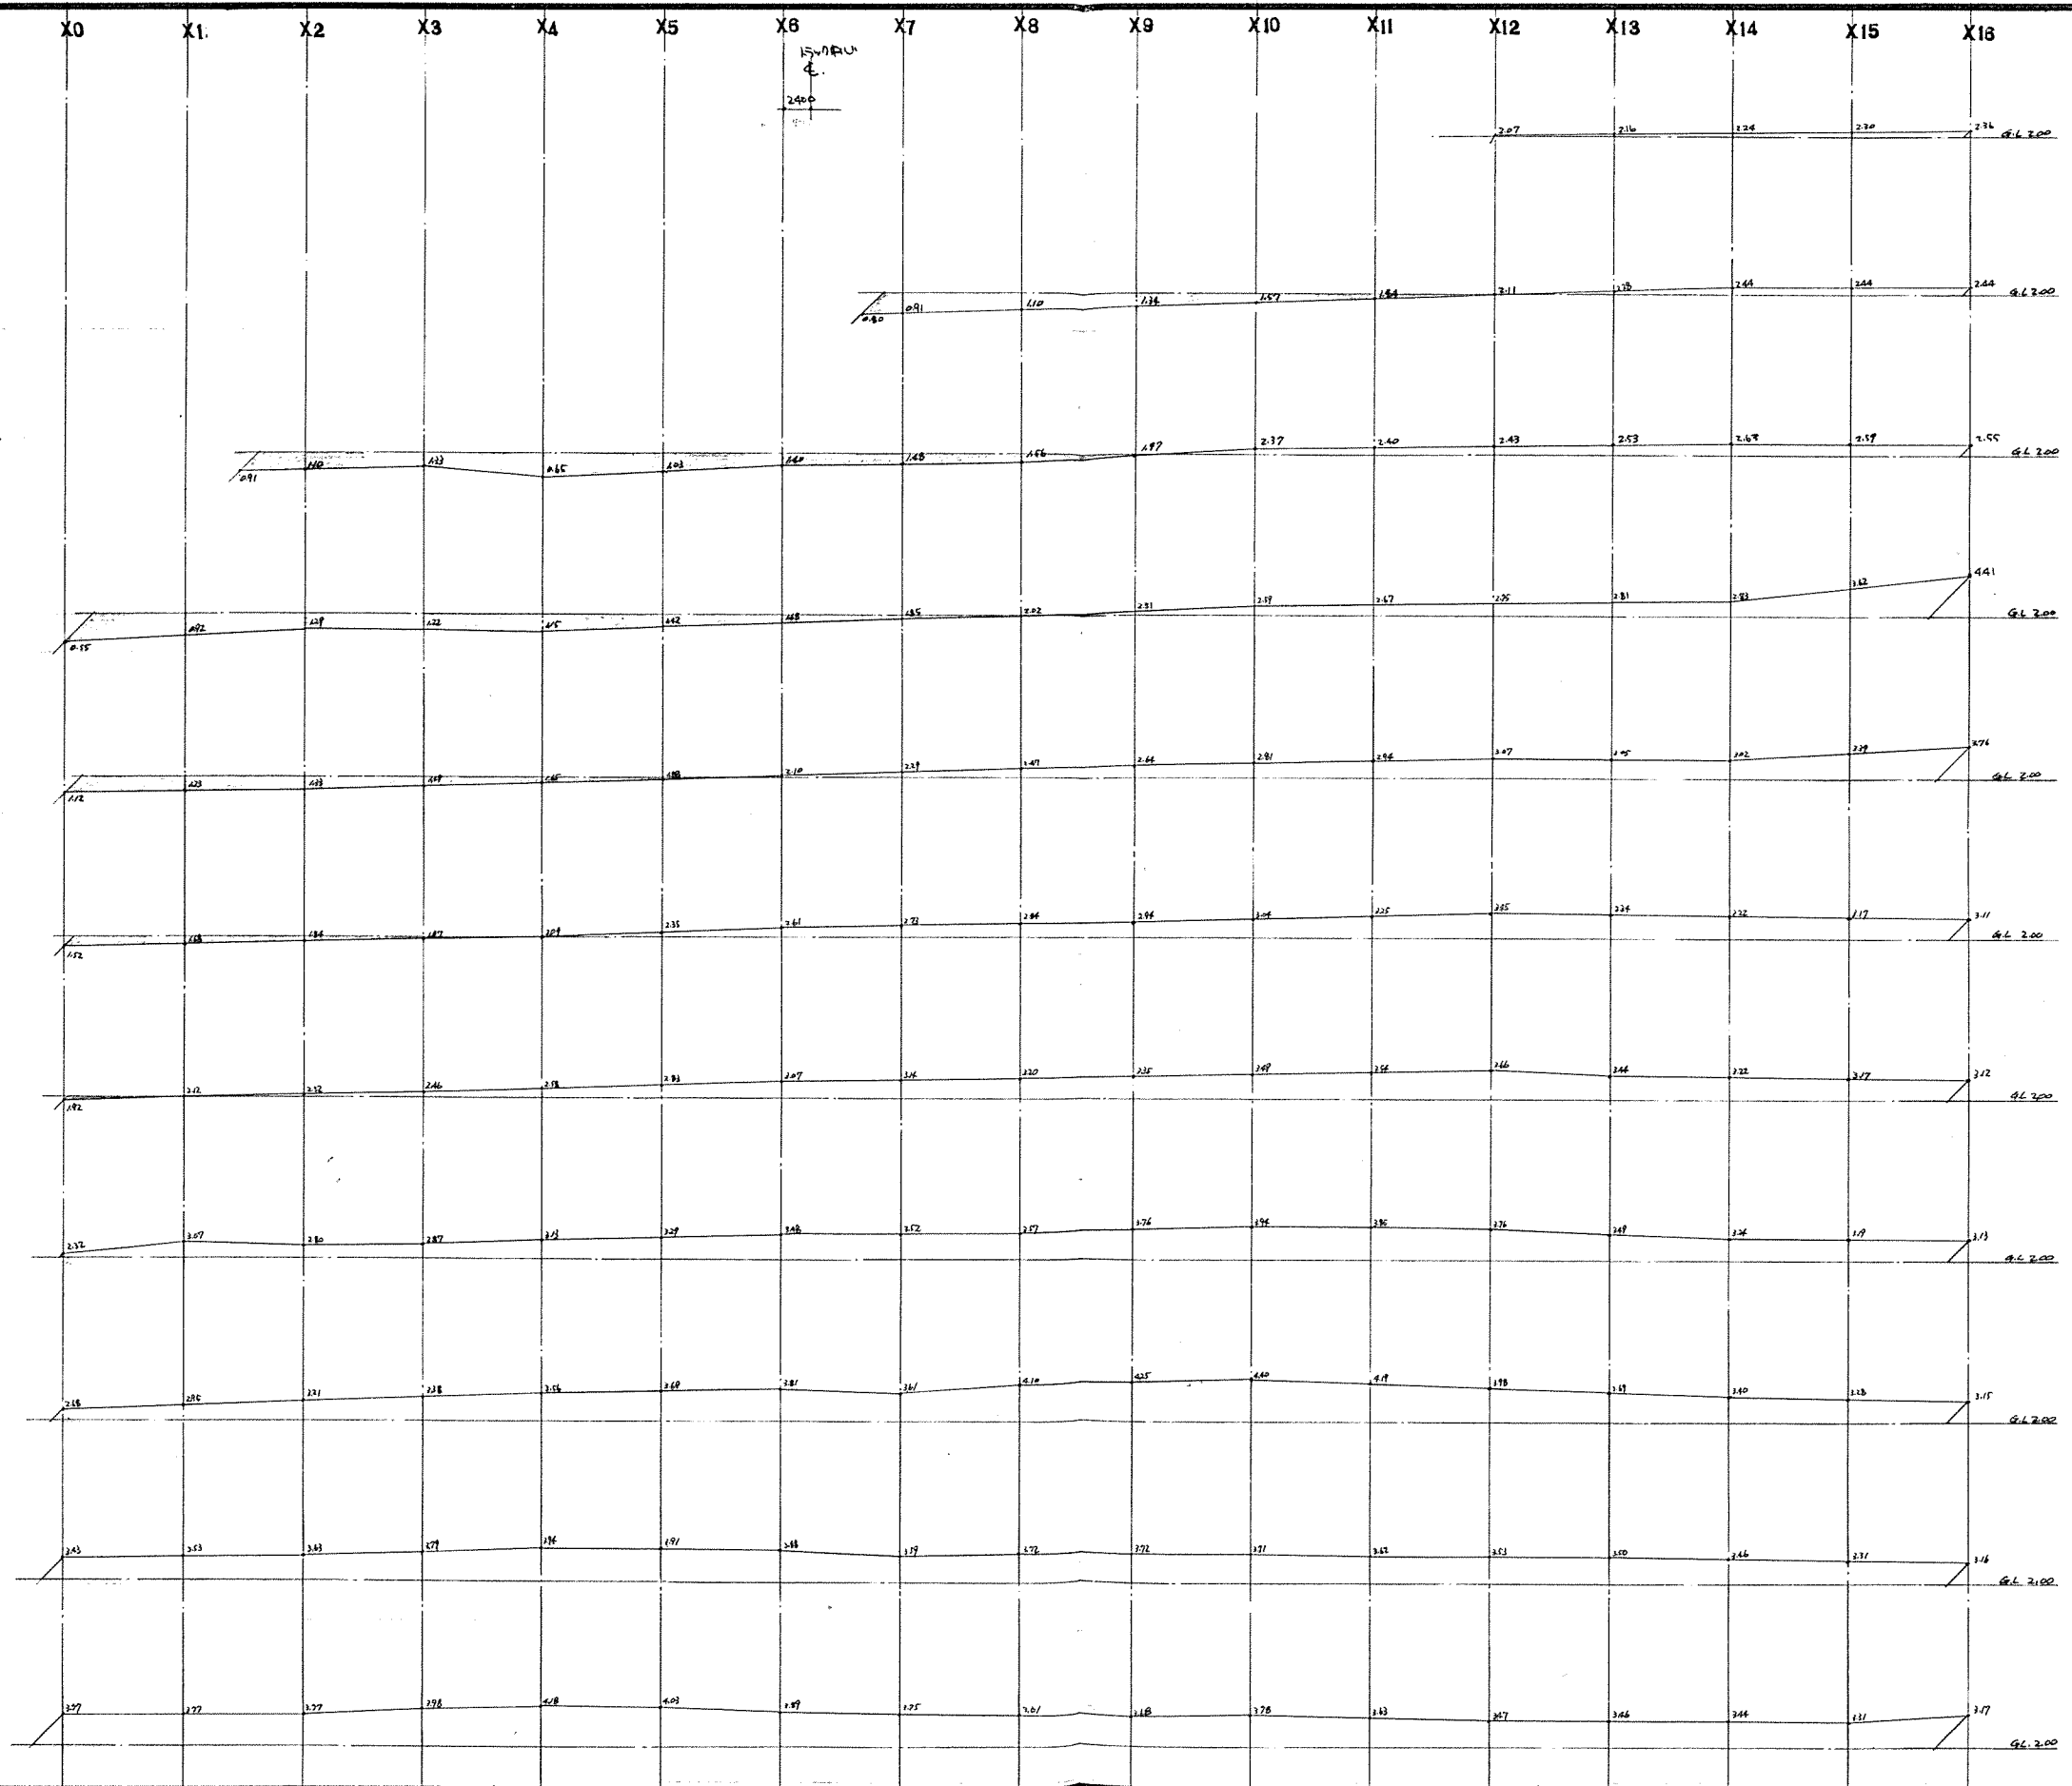

Y10
Y9
Y8
Y7
Y6
Y5
Y4
Y3
Y2
Y1
Y0

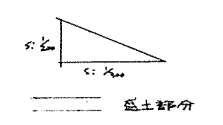

北海道開発コンサルタント株式会社

1級建築士事務所 (石) 2号
建設コンサルタント
1級建築士登録 杉山 成 夫

49年 月 日

監 査 担 当 製 図


工事名 網走市総合体育館新築工事

図面名 新断面図 - 3

縮尺 1:200
1:300

図番 4/4

トレーニング室 配置図 S=1:50

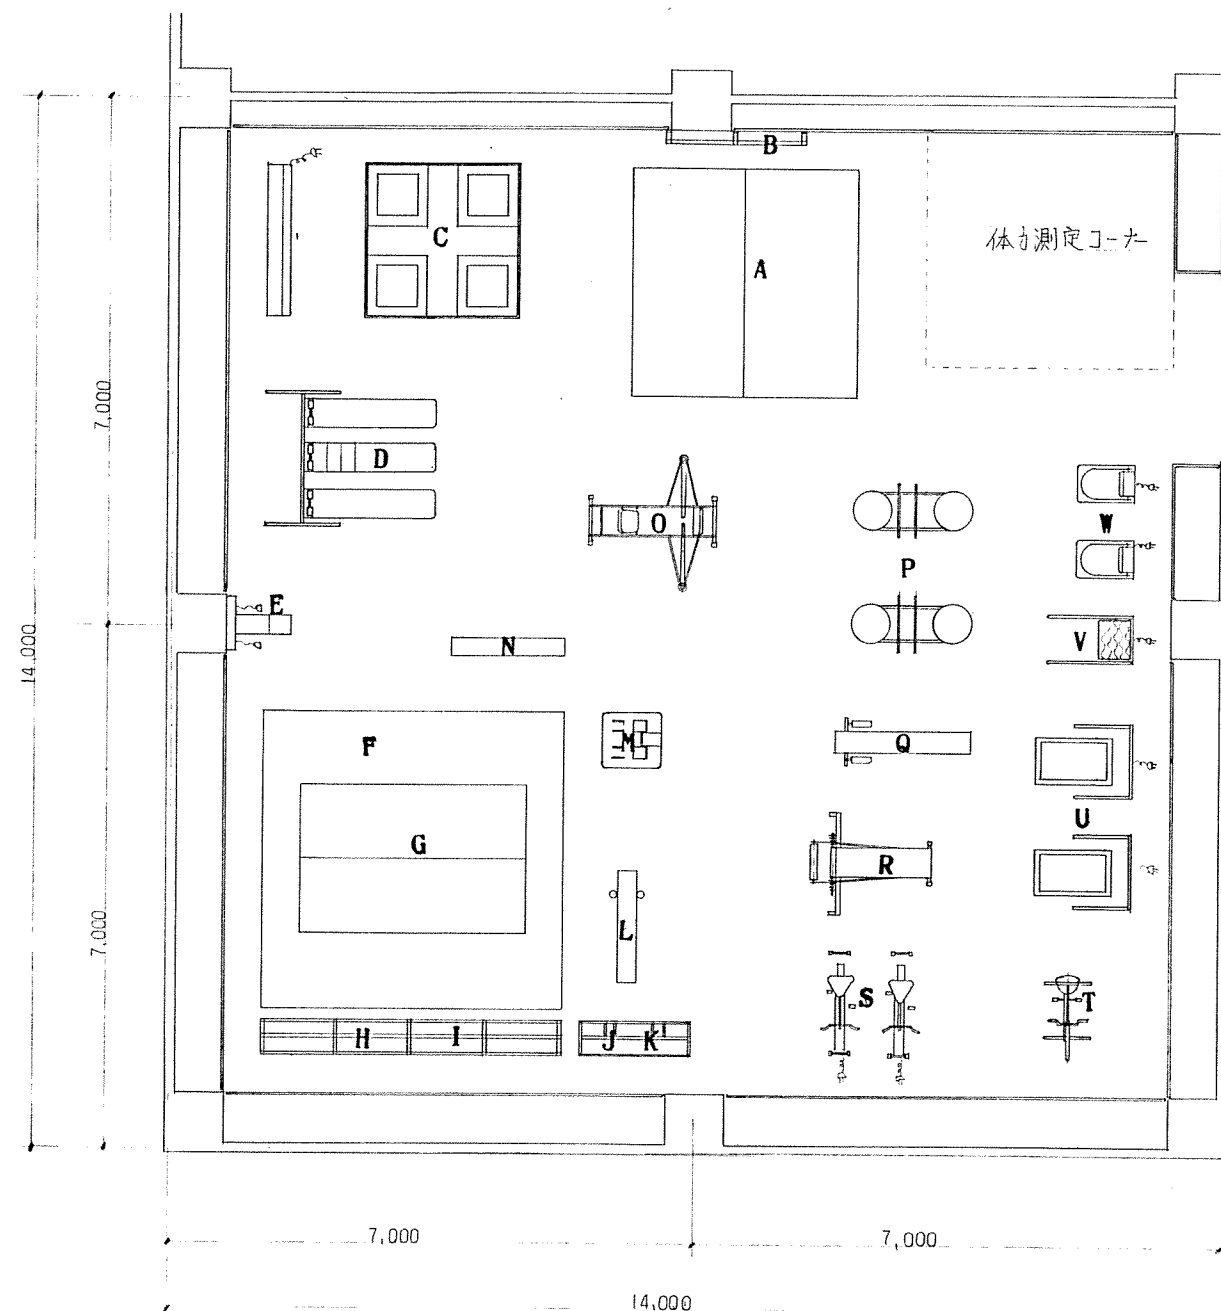


トレーニング器具

記号	名称	数量
A	準備運動 マット	カバー付
B	用 木	2 本
C	タイク マシン	AC100V
D	アブドミナル ボード	30x50 1 台
E	カスト ライト	重量型 5kg 1 台
F	フラット ホーム	
G	ゴム マット	1m x 3m 2 枚
H	セット パーペル	16 本セット
I	セット パーペルラック	16 本セット用
J	セット ダンベル	6 セット
K	セット ダンベルラック	6 セット用
L	スーパインプレスベンチ	
M	カーリングベンチ	
N	フラット ベンチ	
O	ローイングマシン	
P	ツイストマシン	
Q	バタフライマシン	
R	レッグカール&クワッドマシン	
S	エクササイクル	100V 2 台
T	バイシクルトレーナー	
U	スピードトレーナー	100V 2 台
V	ハイローローラー	100V
W	ベルトバリアレーター	100V 2 台


体力測定器具

記号	名称
1	身長計
2	体重計
3	脂肪量計
4	上体55L測定器
5	立位体前屈測定器
6	握力計
7	反復横跳び測定器
8	デジタルジャンプメーター

第3体育室 柔道畳配置図 S=1:100

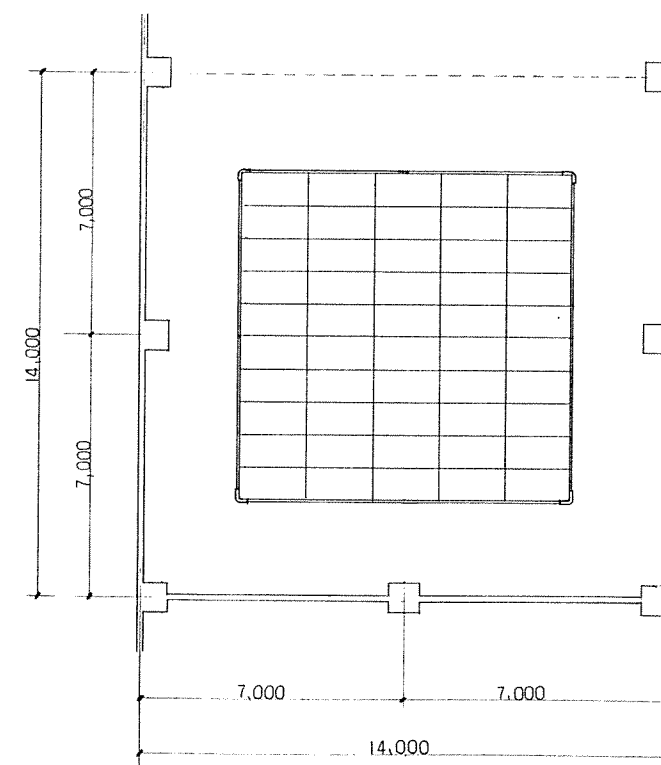


基礎詳細図

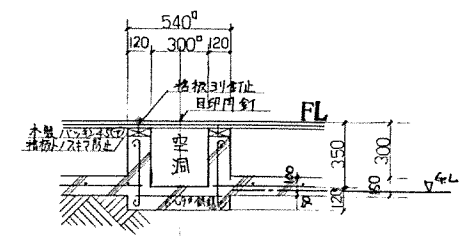

本工事

記号	名称	数量
A	バレーボール用キソ	10
B	バドミントン用キソ	16
C	移動式鉄棒用キソ	4
D	緩速平均棒用キソ	4
E	フットボール用キソ	4
F	めん番用キソ	1
G	跳馬用キソ	2
合計		41

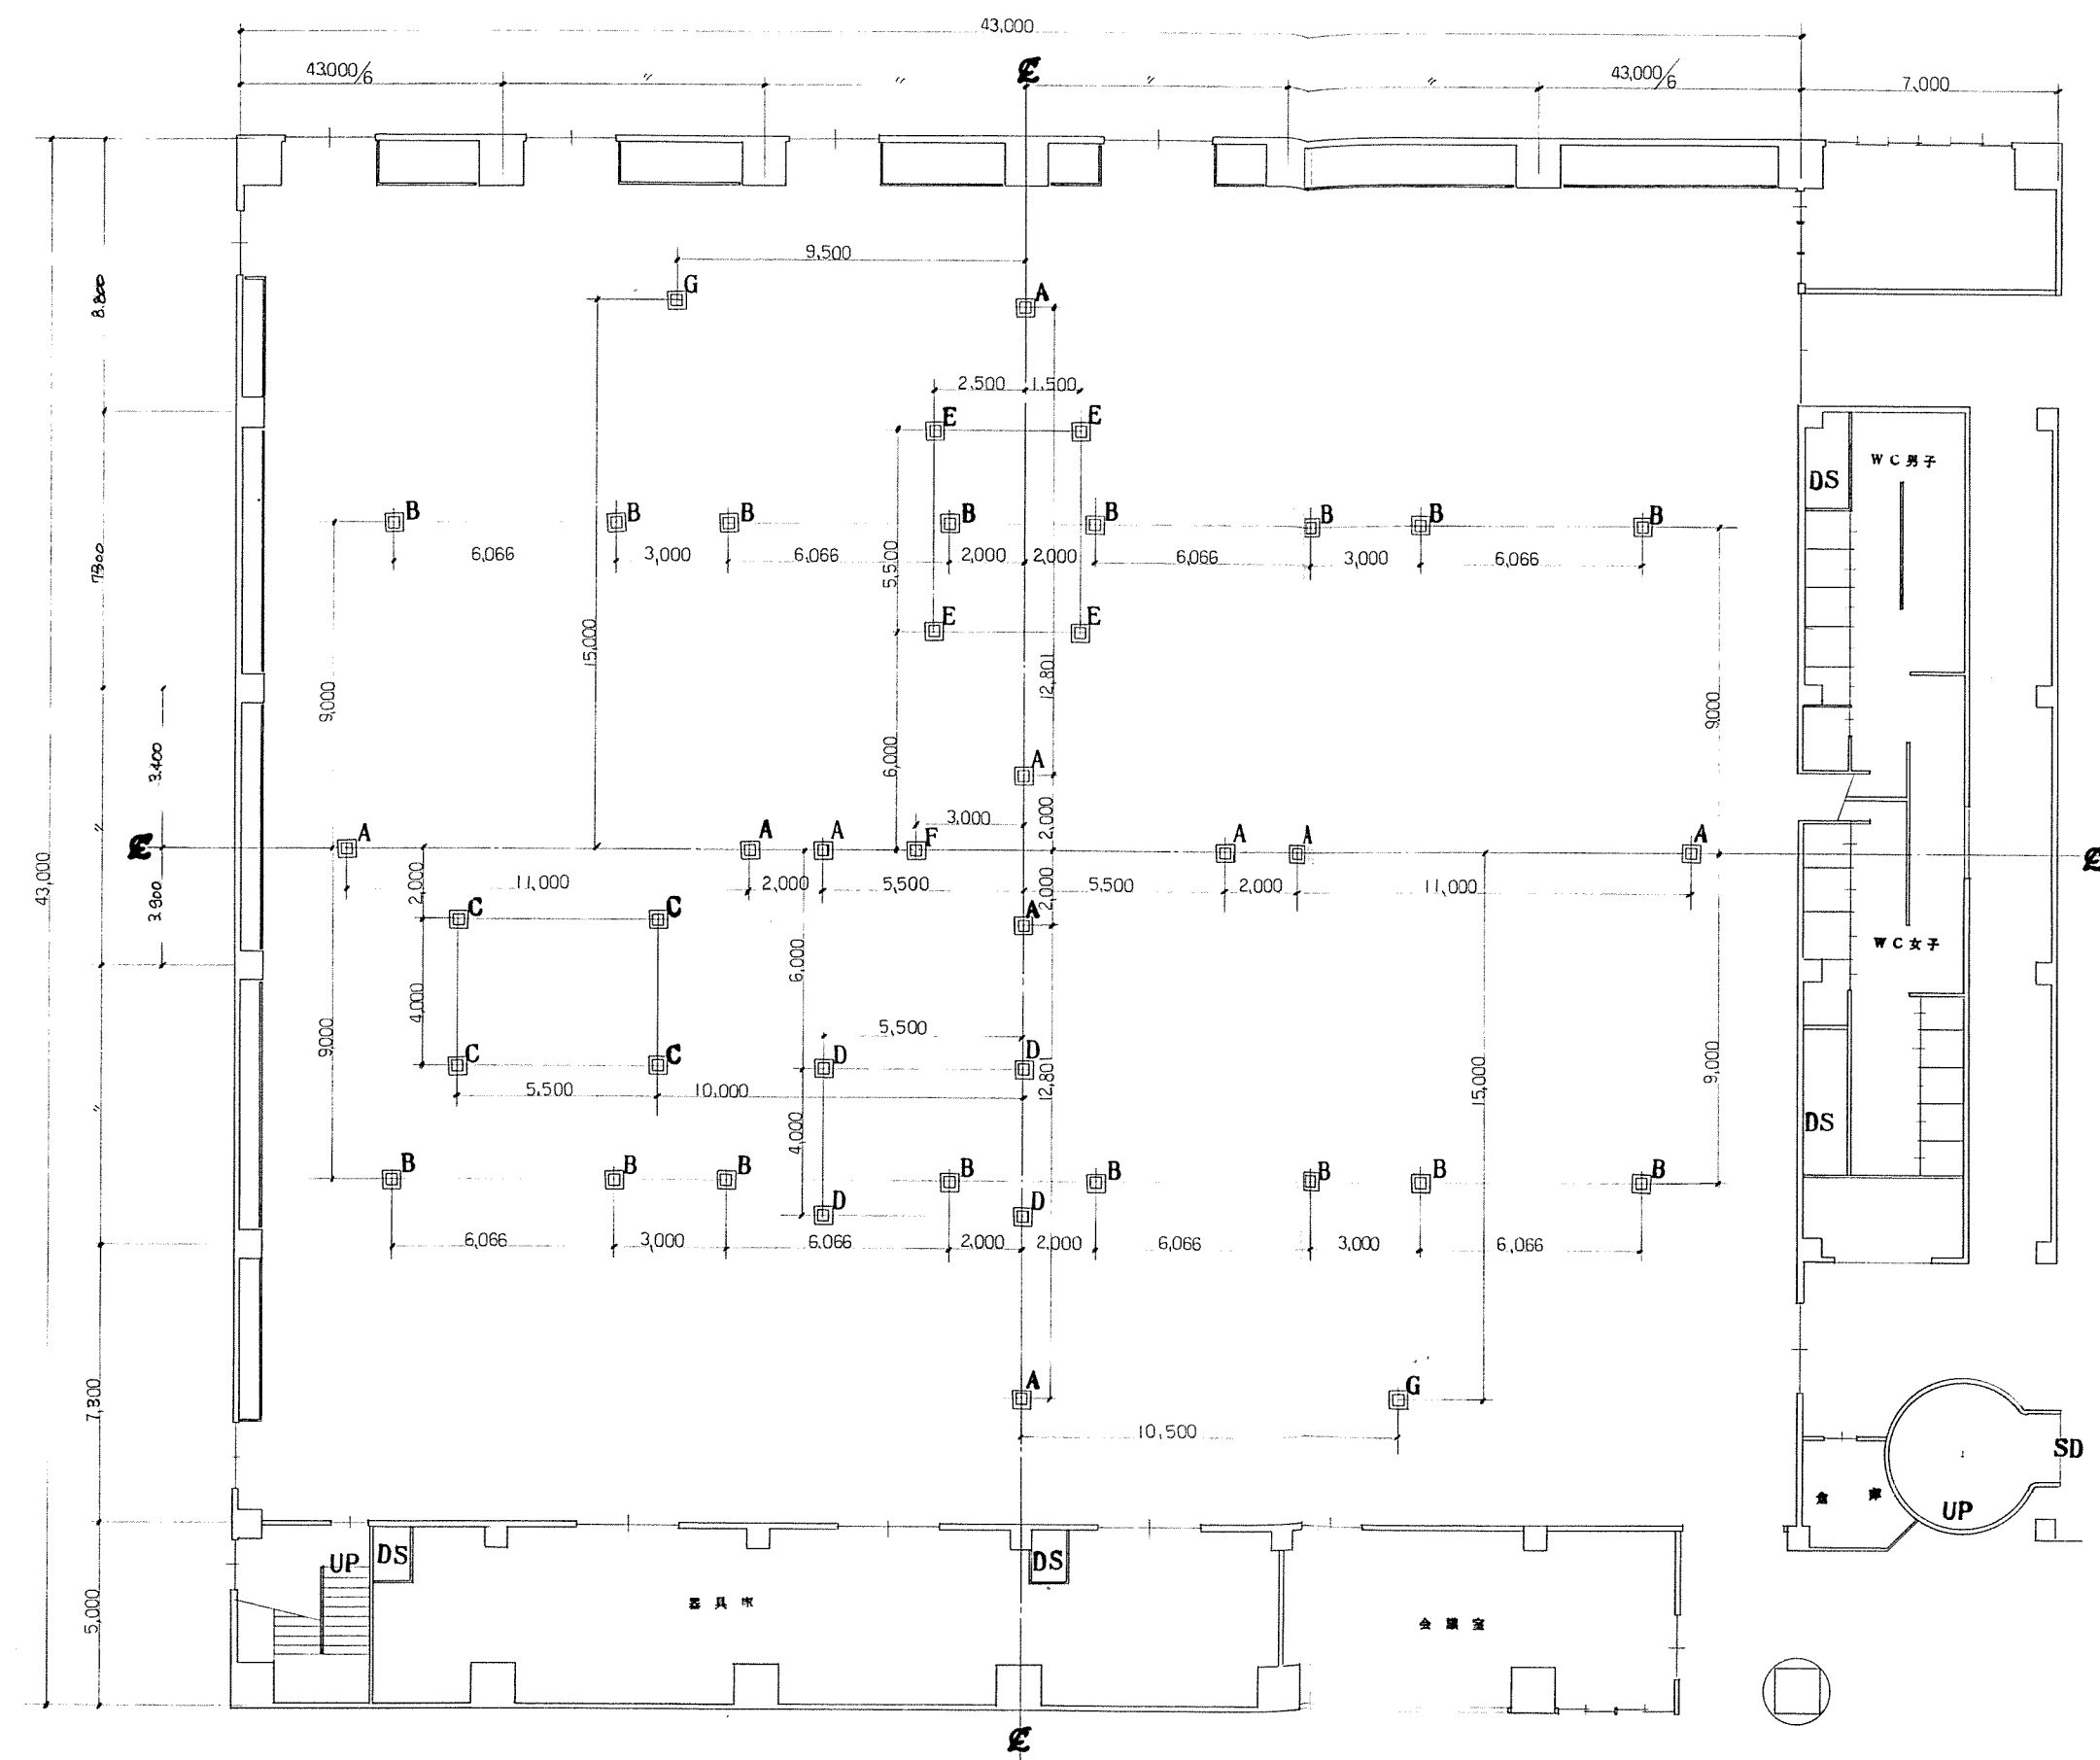

北海道開発コンサルタント株式会社

1級建築士事務所 札幌(石)2号
建設コンサルタント登録(46-10)第1号
1級建築士登録 第11111号

49年 月 日


照査担当 監図

工事名 網走市総合体育館新築工事(2期工事)

図面名 詳細図-1

縮尺 1:100

図番 2/6

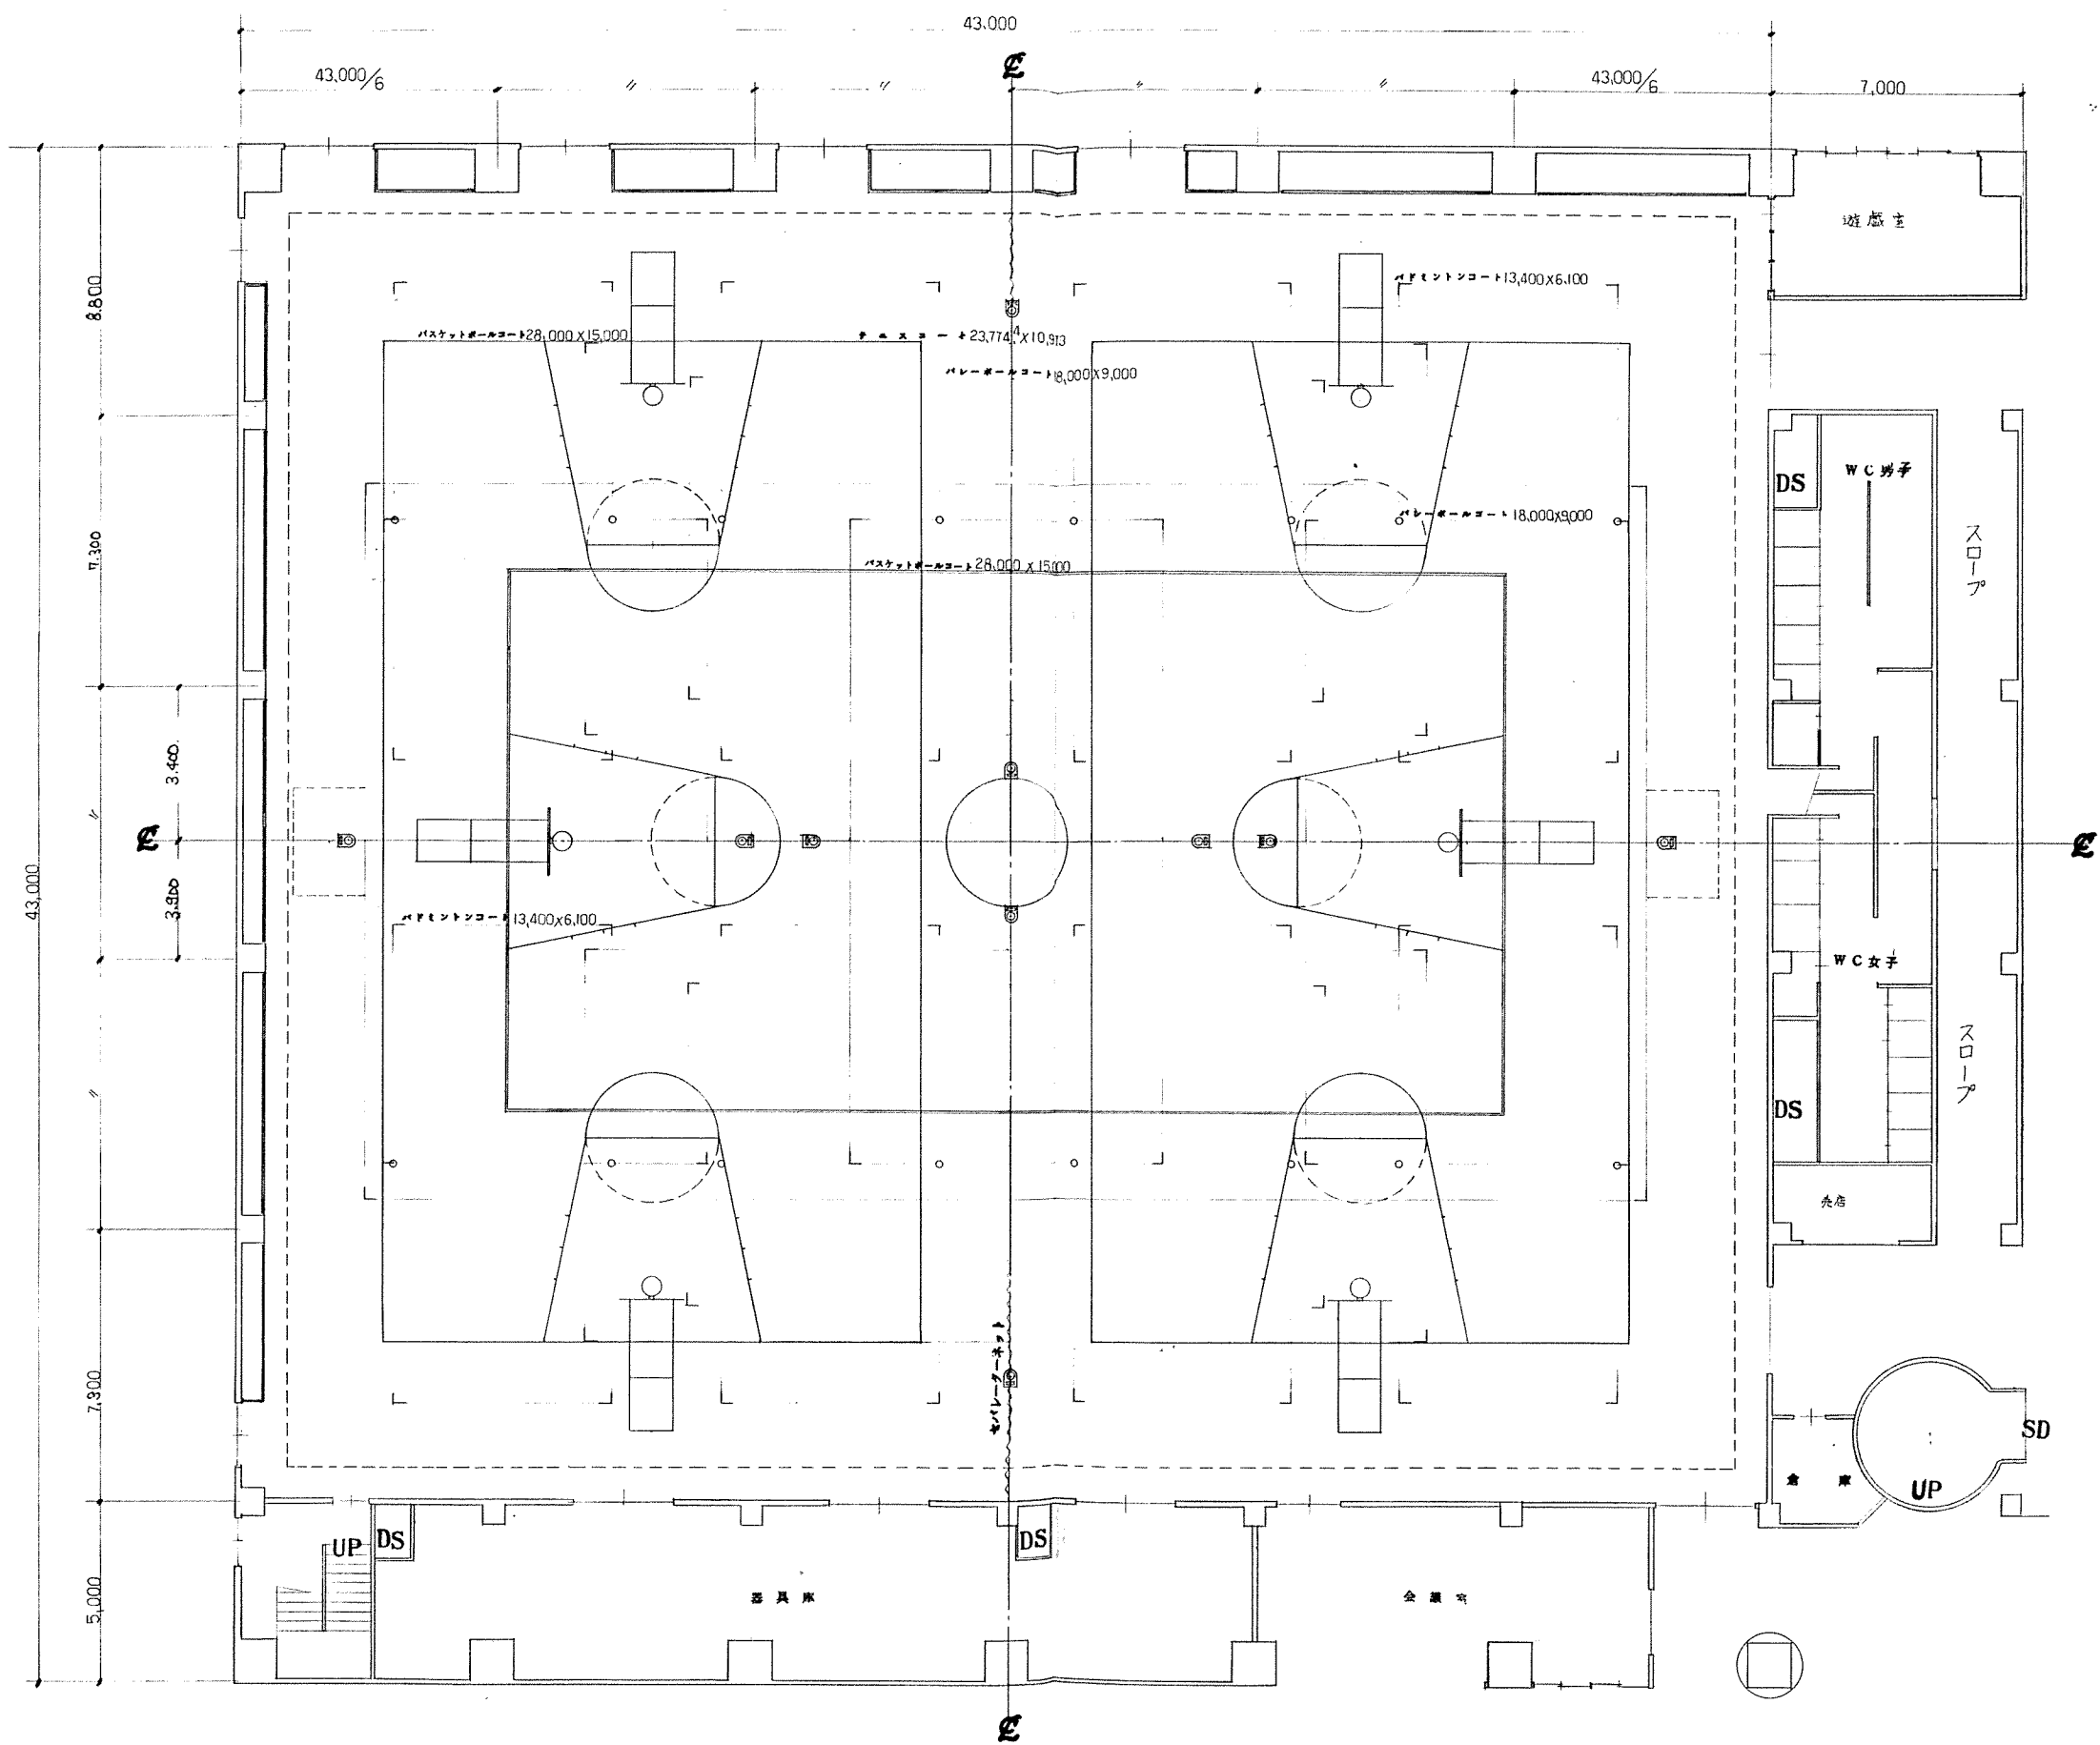

北海道開発コンサルタント株式会社

1級建築士事務所(有) 2号
建設コンサルタント(有) 10号
1級建築士登録 山崎 成彦

49年 月 日

原案 担当 製図

工事名

網走市総合体育館新築工事(1期工事)

図面名


詳細図-2

縮尺

1:100

図番

3/6

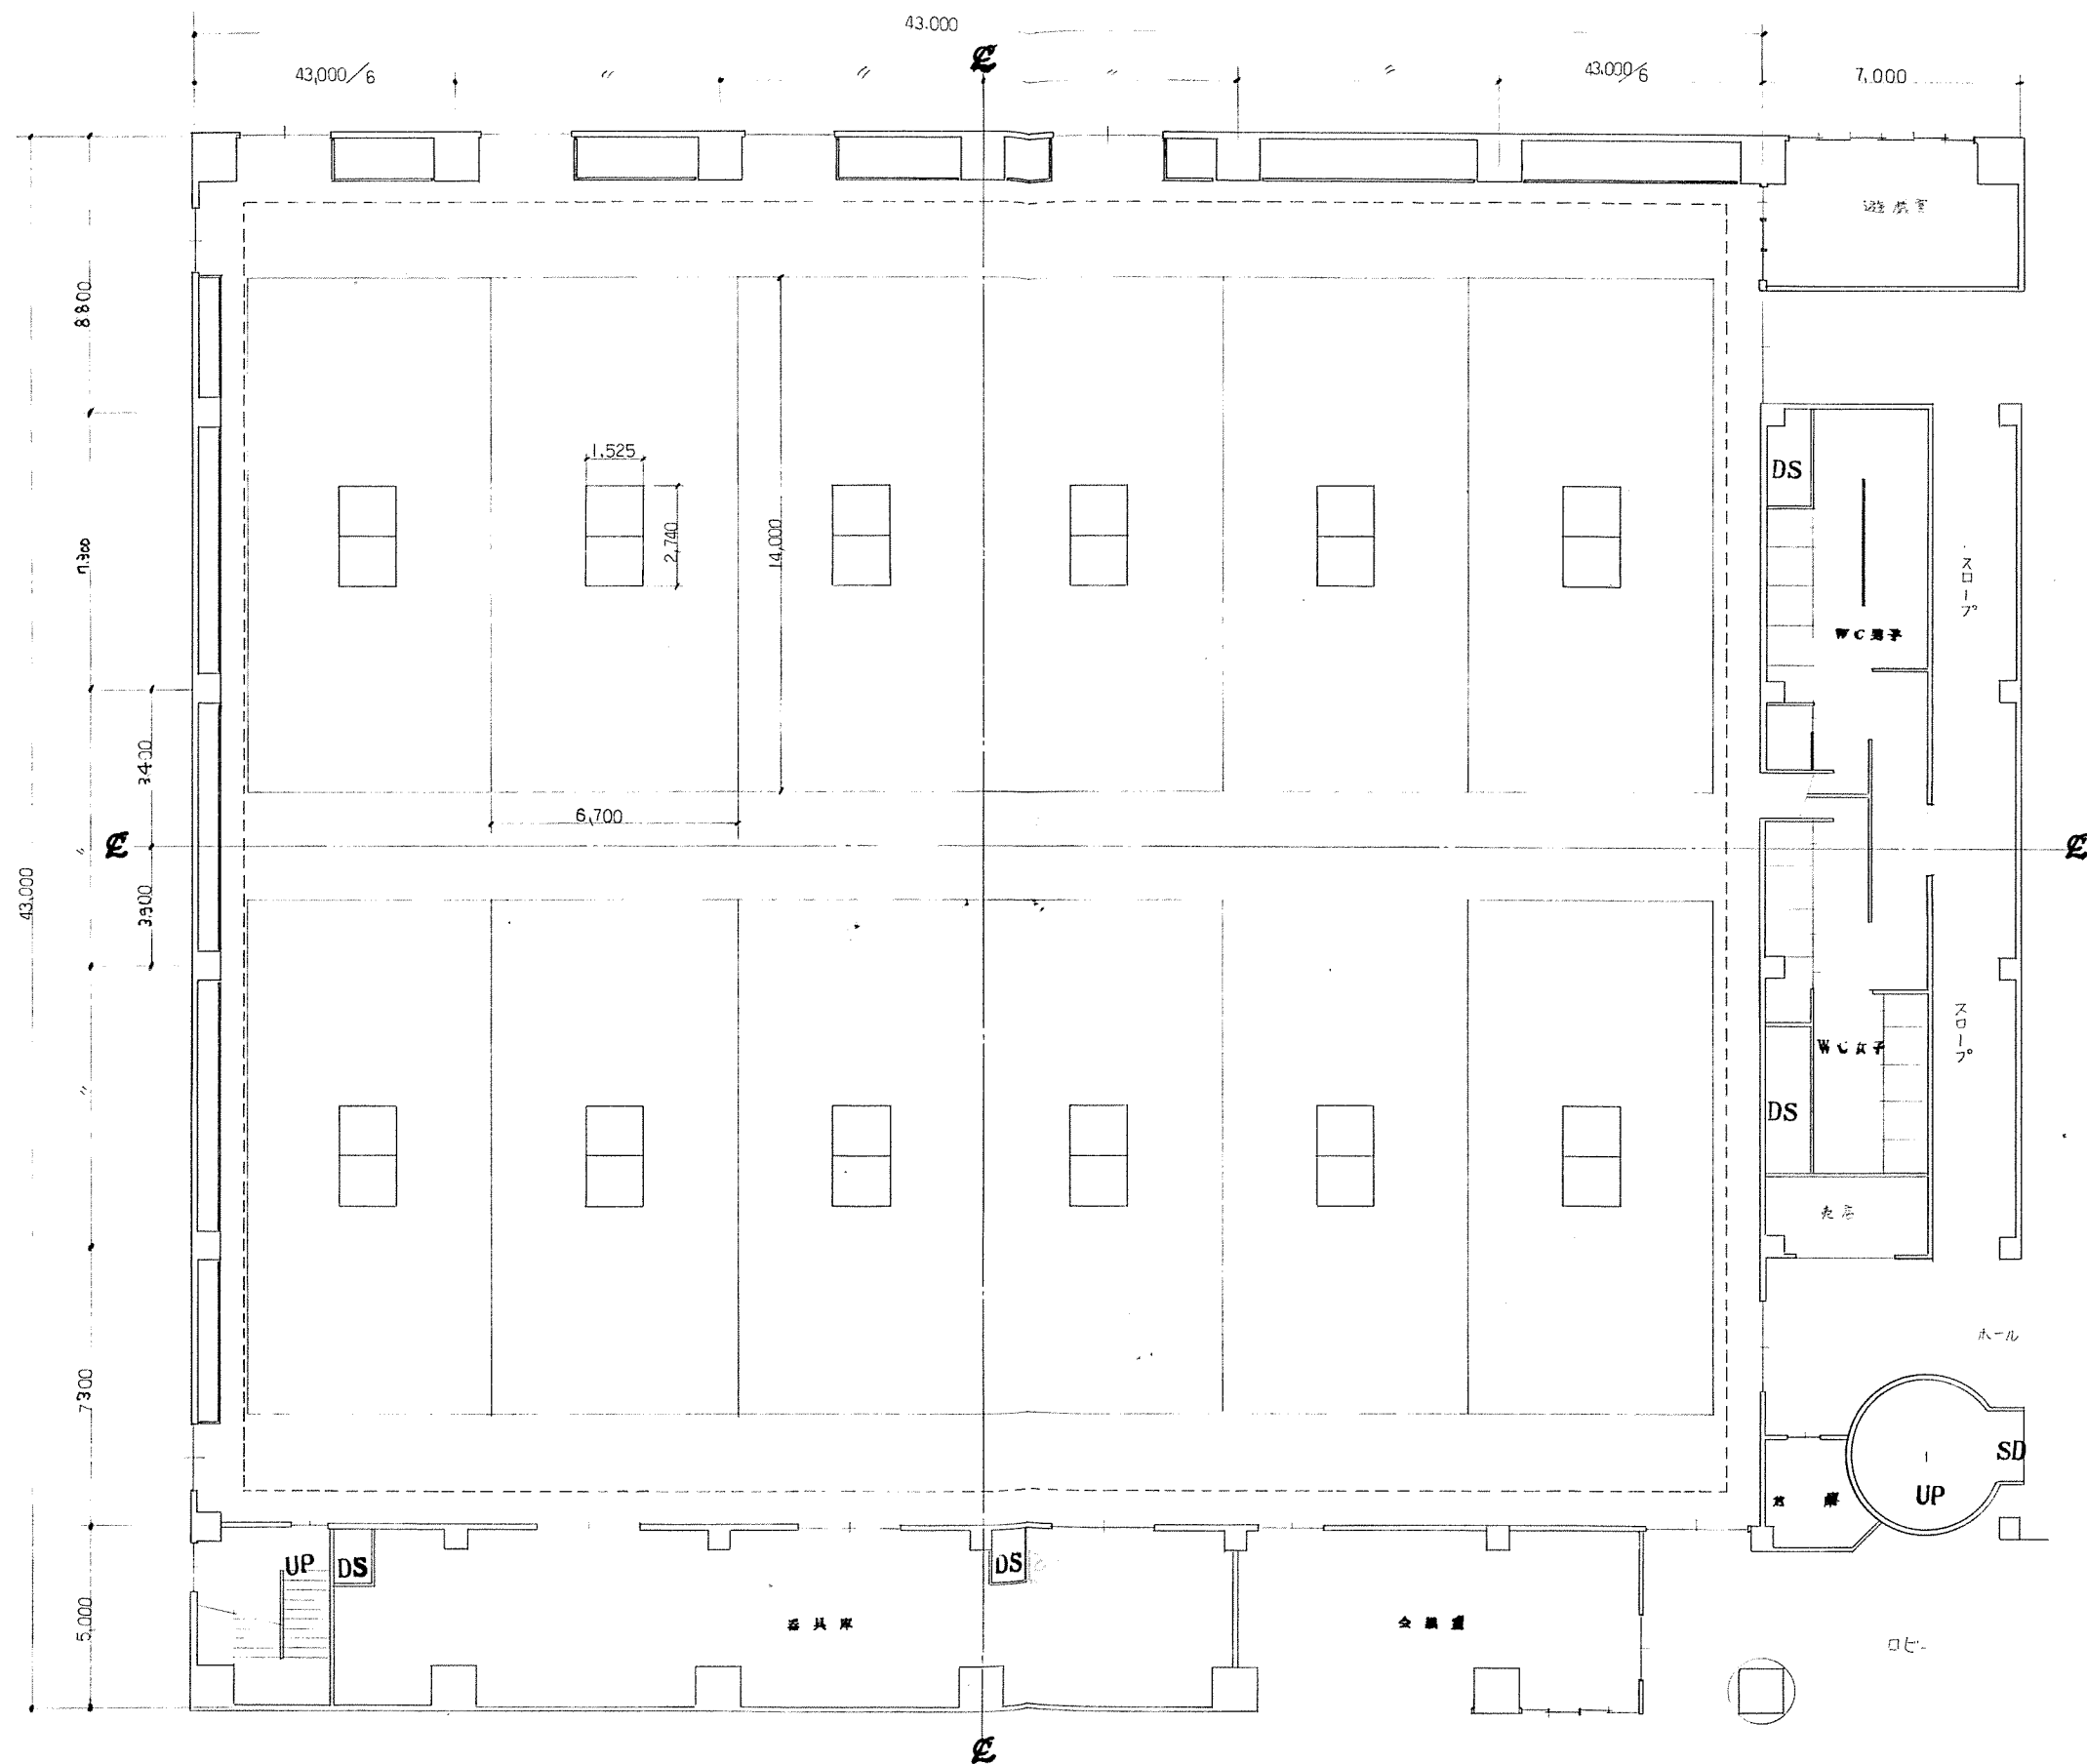

北海道開発コンサルタント株式会社

1級建築士事務所登録(石)2号
建設コンサルタント登録第45-105号
1級建築士登録第110326号
山崎 誠

49年 月 日



照査担当 製図
T.S.

工事名
網走市総合体育館新築工事(2期工事)


図面名
詳細図-4(給排水)

縮尺
1:100

図番
5/6

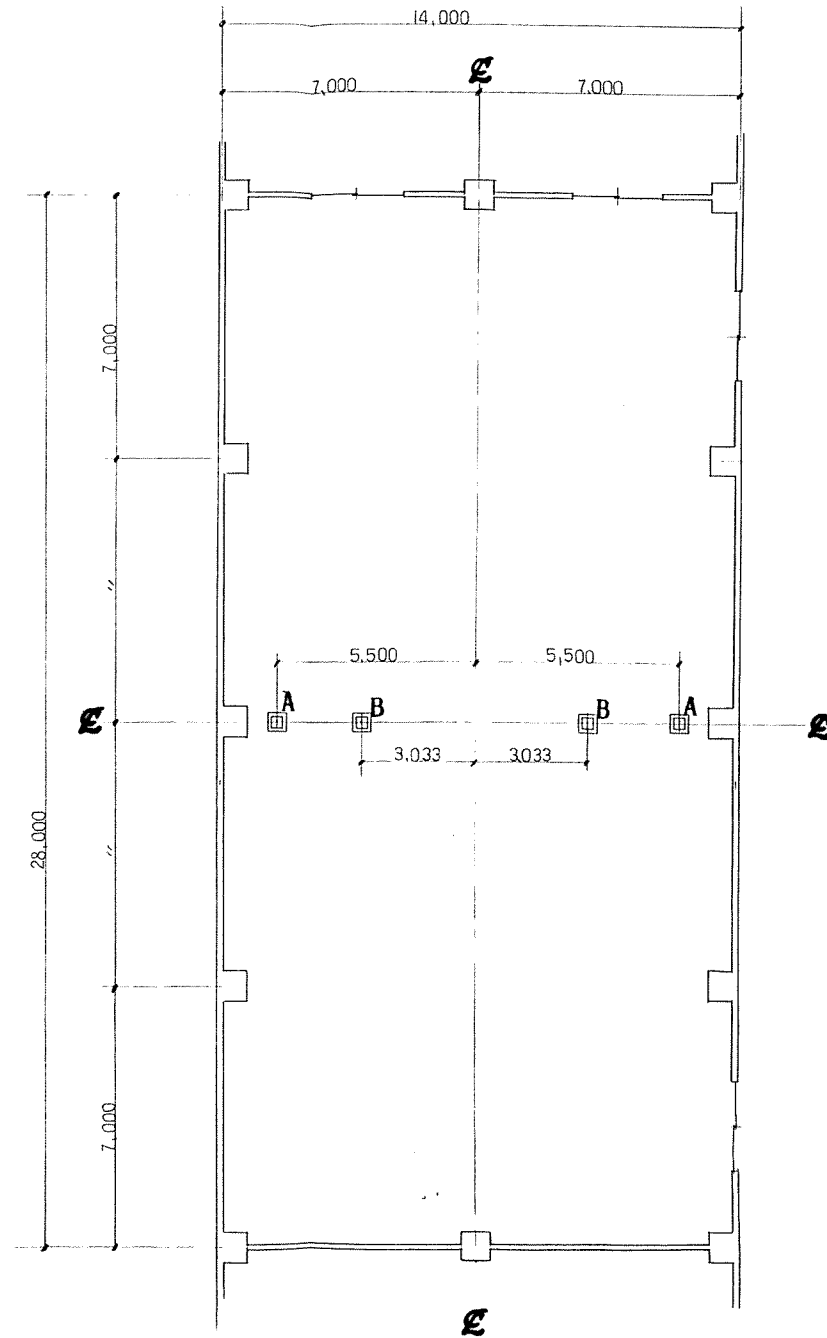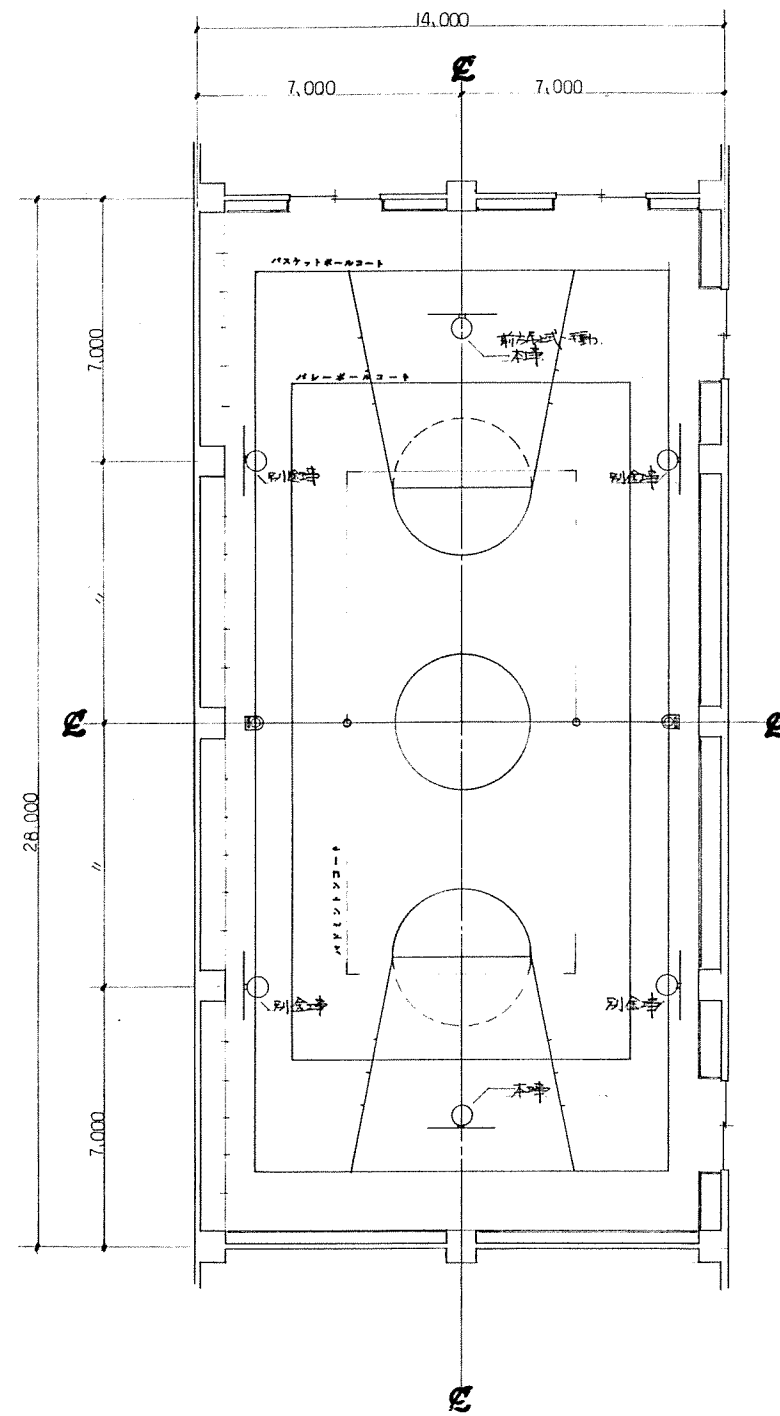

基礎詳細図

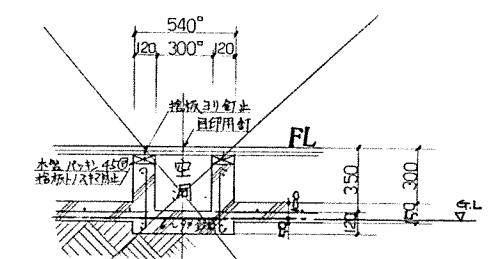

基礎内訳表

記号	名称	個数
A	バレーボール用キリ	2
B	バドミントン用キリ	2
合 計		4

北海道開発コンサルタント株式会社

1 経建協士事務所支線 (石) 2 号
建設コンサルタント事務所 46-105 号
〒100-0001 東京都千代田区千代田 1-10-5
TEL 03-5561-1111 FAX 03-5561-1112

49 年 月 日

原 資 担 当 製 図

工事名 網走市総合体育館新築工事 (2 期工事)

図面名 詳細図 - 5

縮尺 1:100

図番 6/6